




type W1 type W2 type W3 type W4
voorgevel

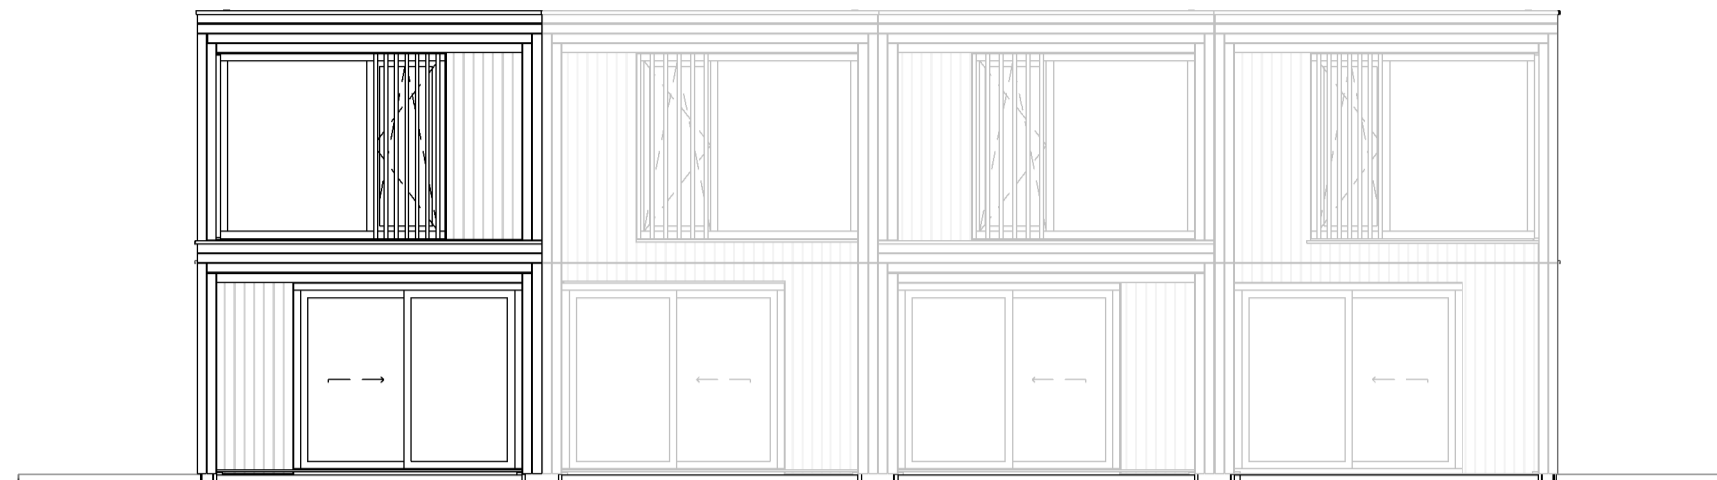


type W4 type W3 type W2 type W1
achtergevel

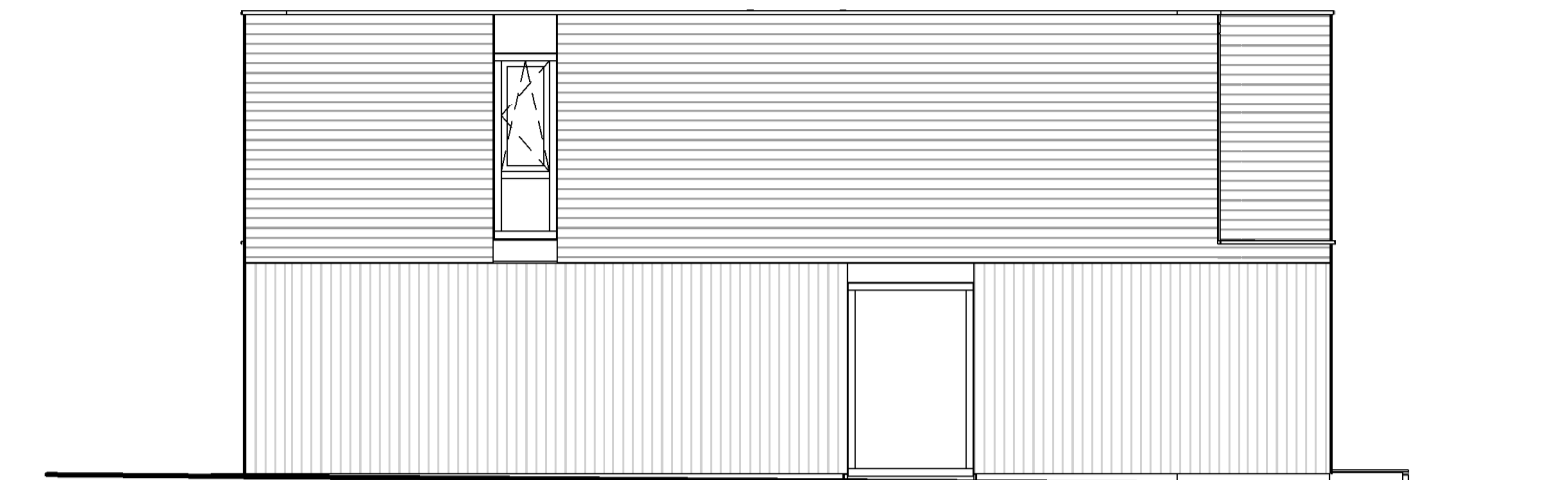


type W4
rechter kopgevel

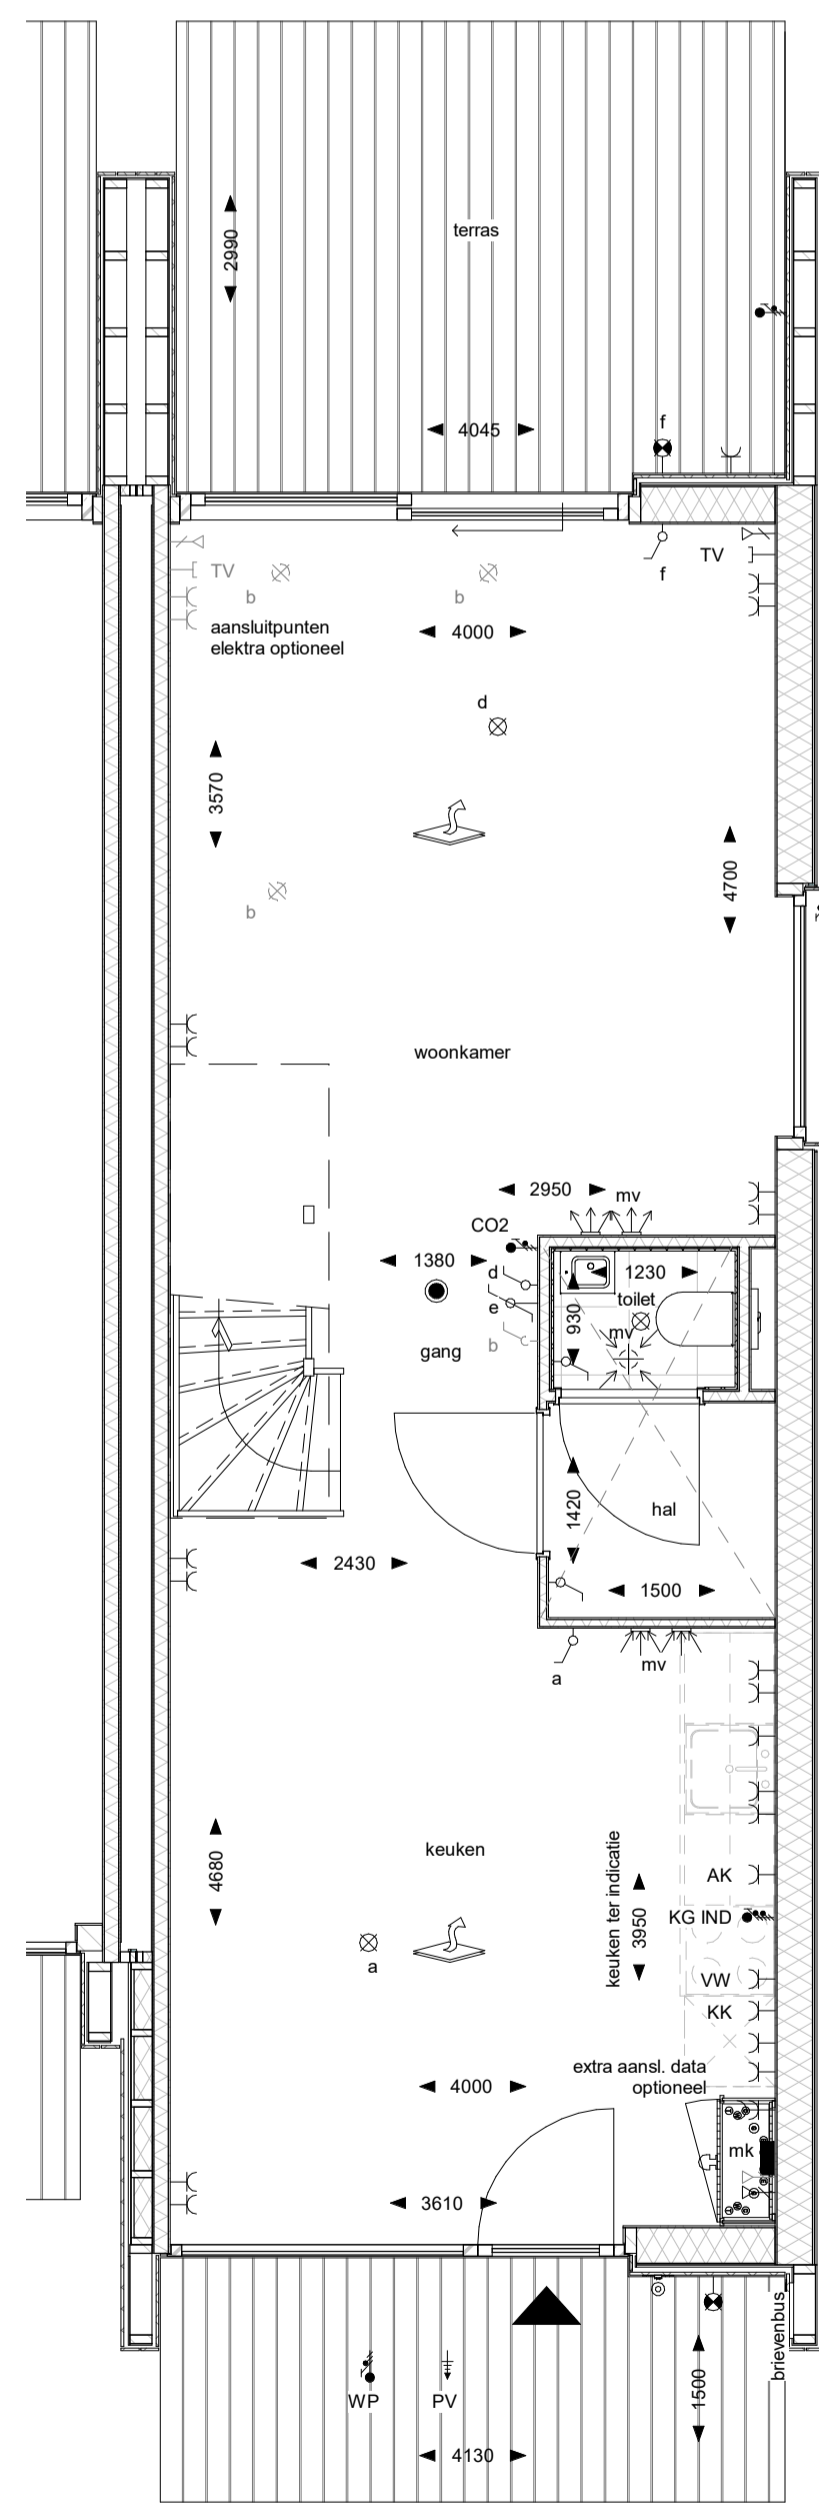


begane grond

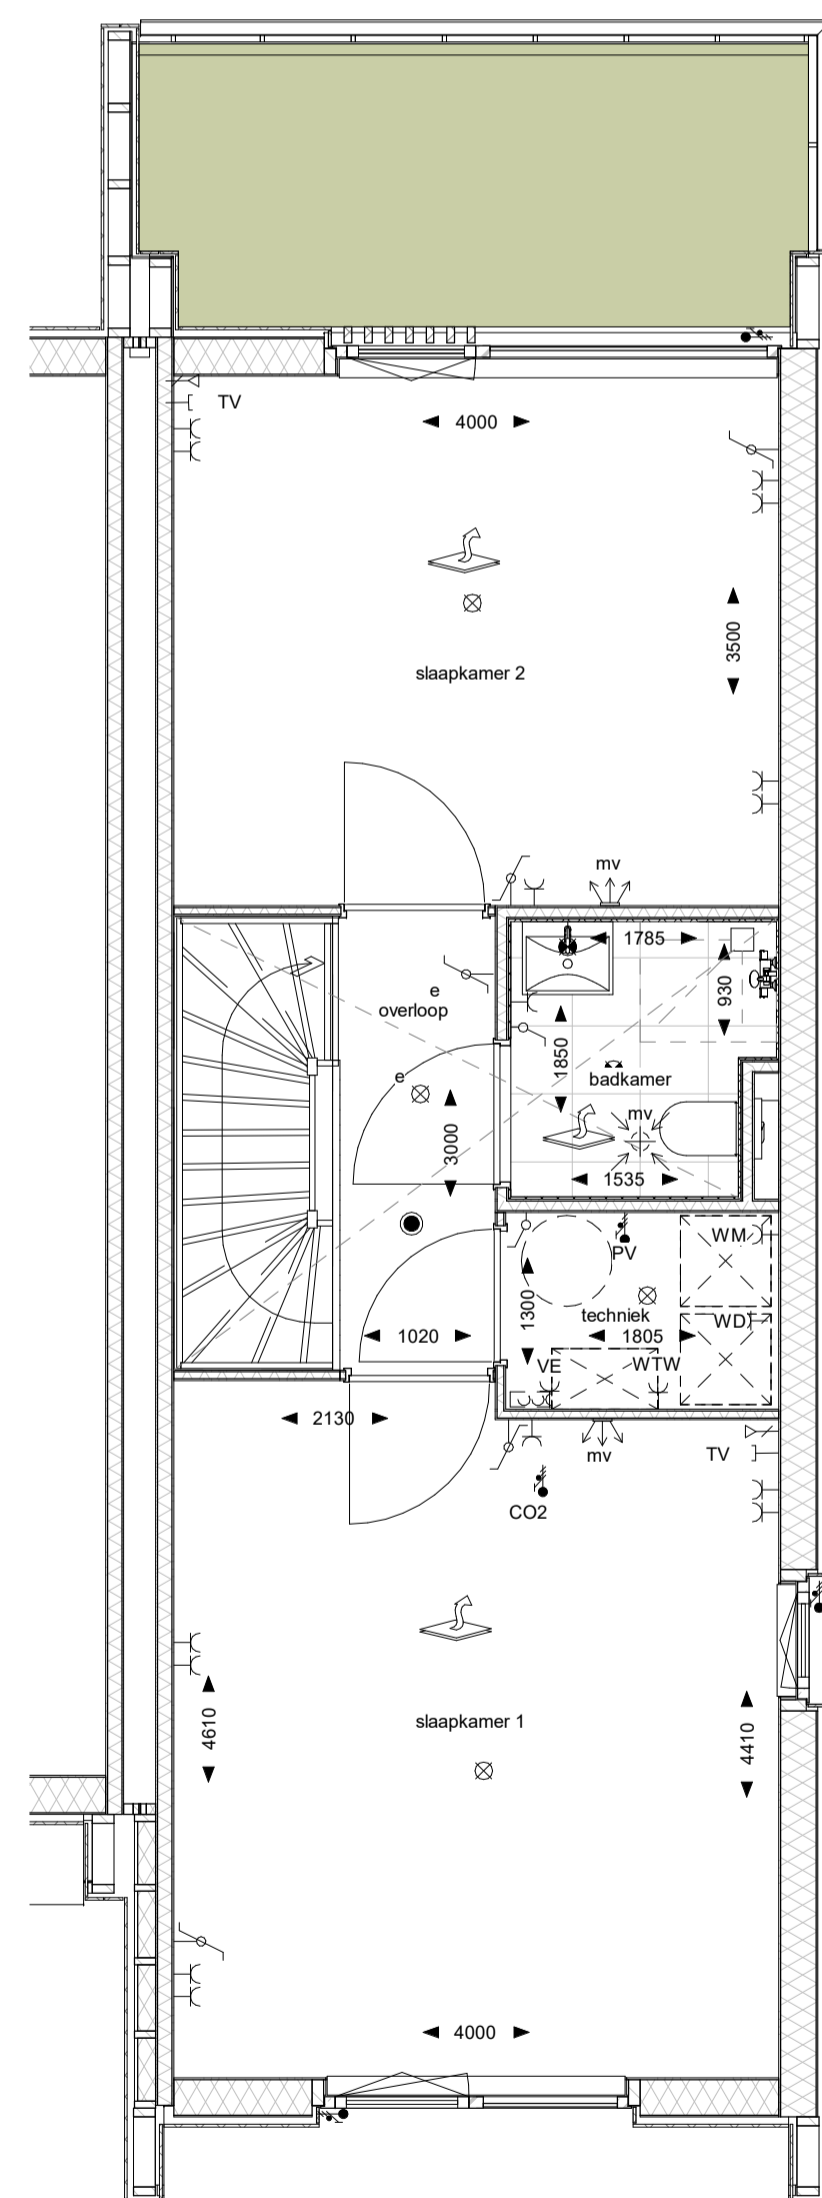

eerste verdieping

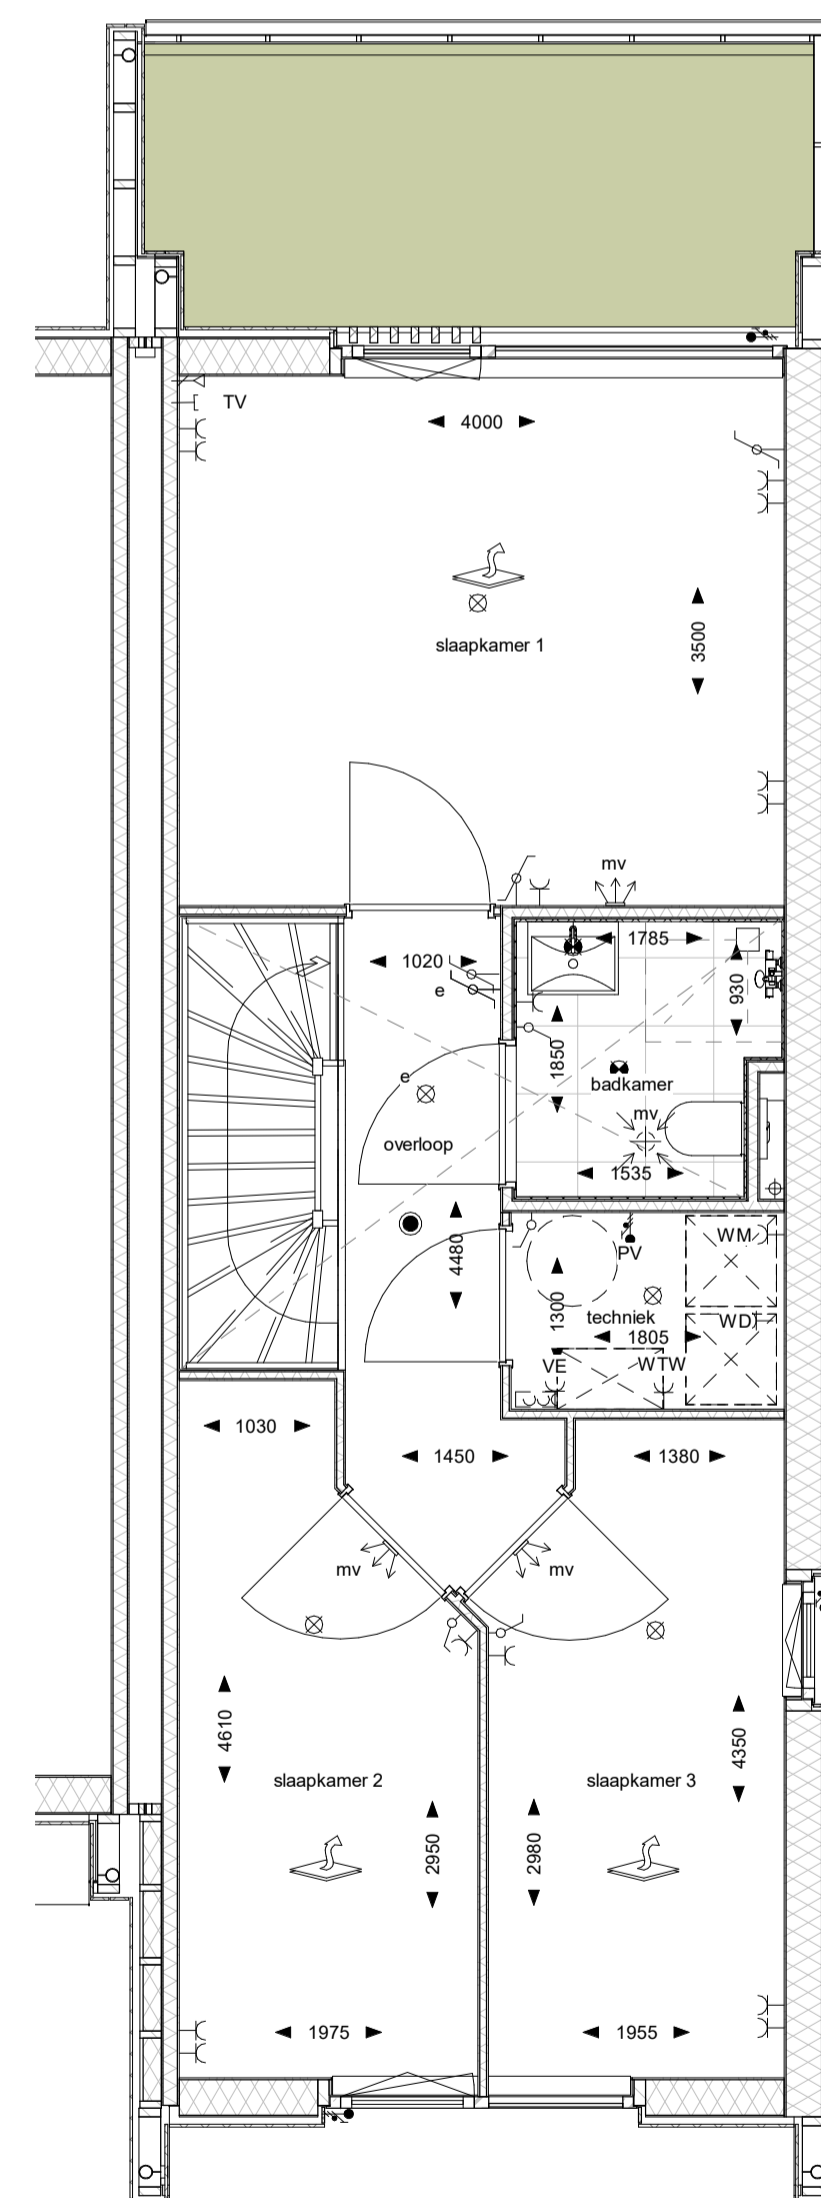

eerste verdieping - OPTIE EXTRA SLAAPKAMER

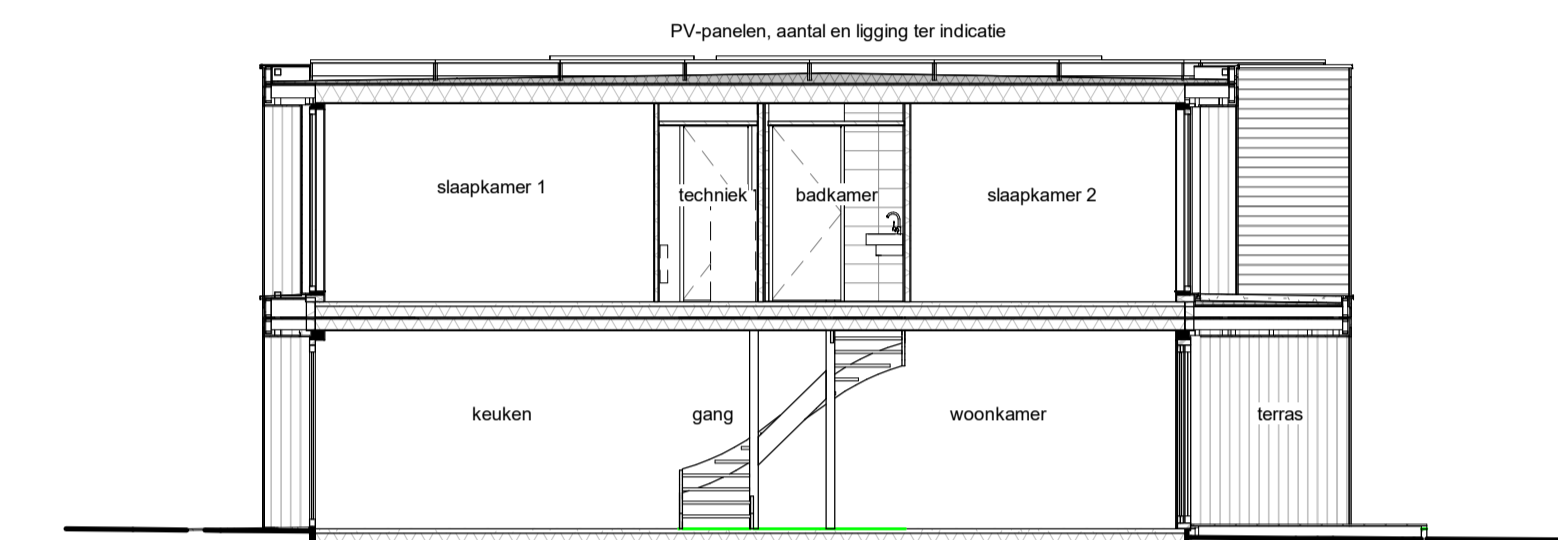

W4

Renvooi Bouwkundig

- gevelbekleding
- gevelbekleding
- prefab geïsoleerde HSB wand
- prefab geïsoleerde HSB-wand
- prefab ongeïsoleerde HSB-wand
- lichte scheidingswand
- groendak
- verlaagd plafond
- ruimte voorzien van vloerverwarming

Renvooi Elektra en Ventilatie

- rookmelder
- aansluitpunt bedraad
- aansluitpunt data
- plafond lichtpunt
- watervdicht plafond lichtpunt
- watervdicht wand lichtpunt
- bel
- beldrukker
- wandcontactdoos, perilex
- wandcontactdoos, enkel
- wandcontactdoos, dubbel
- schakelaar
- wisselschakelaar
- verdeelinrichting
- afvoerpunt plafond mechanische ventilatie
- afvoerpunt wand mechanische ventilatie
- invoerpunt wand mechanische ventilatie

- screens voorgevel BG en 1e verdieping oeverwal 1 t/m 12
- screens en knikarmscherm bij achtergevel oeverwal 1 t/m 12
- screens bij kopgevel BG en 1e verdieping oeverwal 1,5,9
- screens en knikarmscherm bij achtergevel stroomrug 1 t/m 8
- screens bij kopgevel BG en 1e verdieping stroomrug 1,5



stroomrug: 8 woningen
oeverwal: 12 woningen
 totaal: 20 woningen

F	09-12-2021	Wijziging optie elektra
D	03-08-2021	Aanpassing elektra
B	04-06-2021	Wijzigingsronde 2b-05
A	21-05-2021	Verwerking opmerkingen derden
Wijziging br.	Wijziging datum	Wijziging omschrijving

MIX
ARCHITECTUUR
Argonstraat 24
Postbus 180
6710 BD Ede
Tel: 0318-648950
www.MIX-architectuur.nl

realisatie: Groenvast Arnhem B.V.
Velperplein 12-23
6811 AG Arnhem
project: Silvalde
Rivierduinen
onderwerp: Verkooptekeningen
Plattegronden, gevels en doorsneden W4
Woningen

projectarchitect: R. Ubels / G. Schampers datum: 04-05-2021 projectnummer: P00586
projectleider: E. Oosterbeek gewijzigd: F 09-12-2021 schaal: 1:100/ 1:50
modellieur: C. de Hoop formaat: A1 bladnummer: **B9103**